


PŮDORYS 1.NP - NOVÝ STAV
M: 1:50

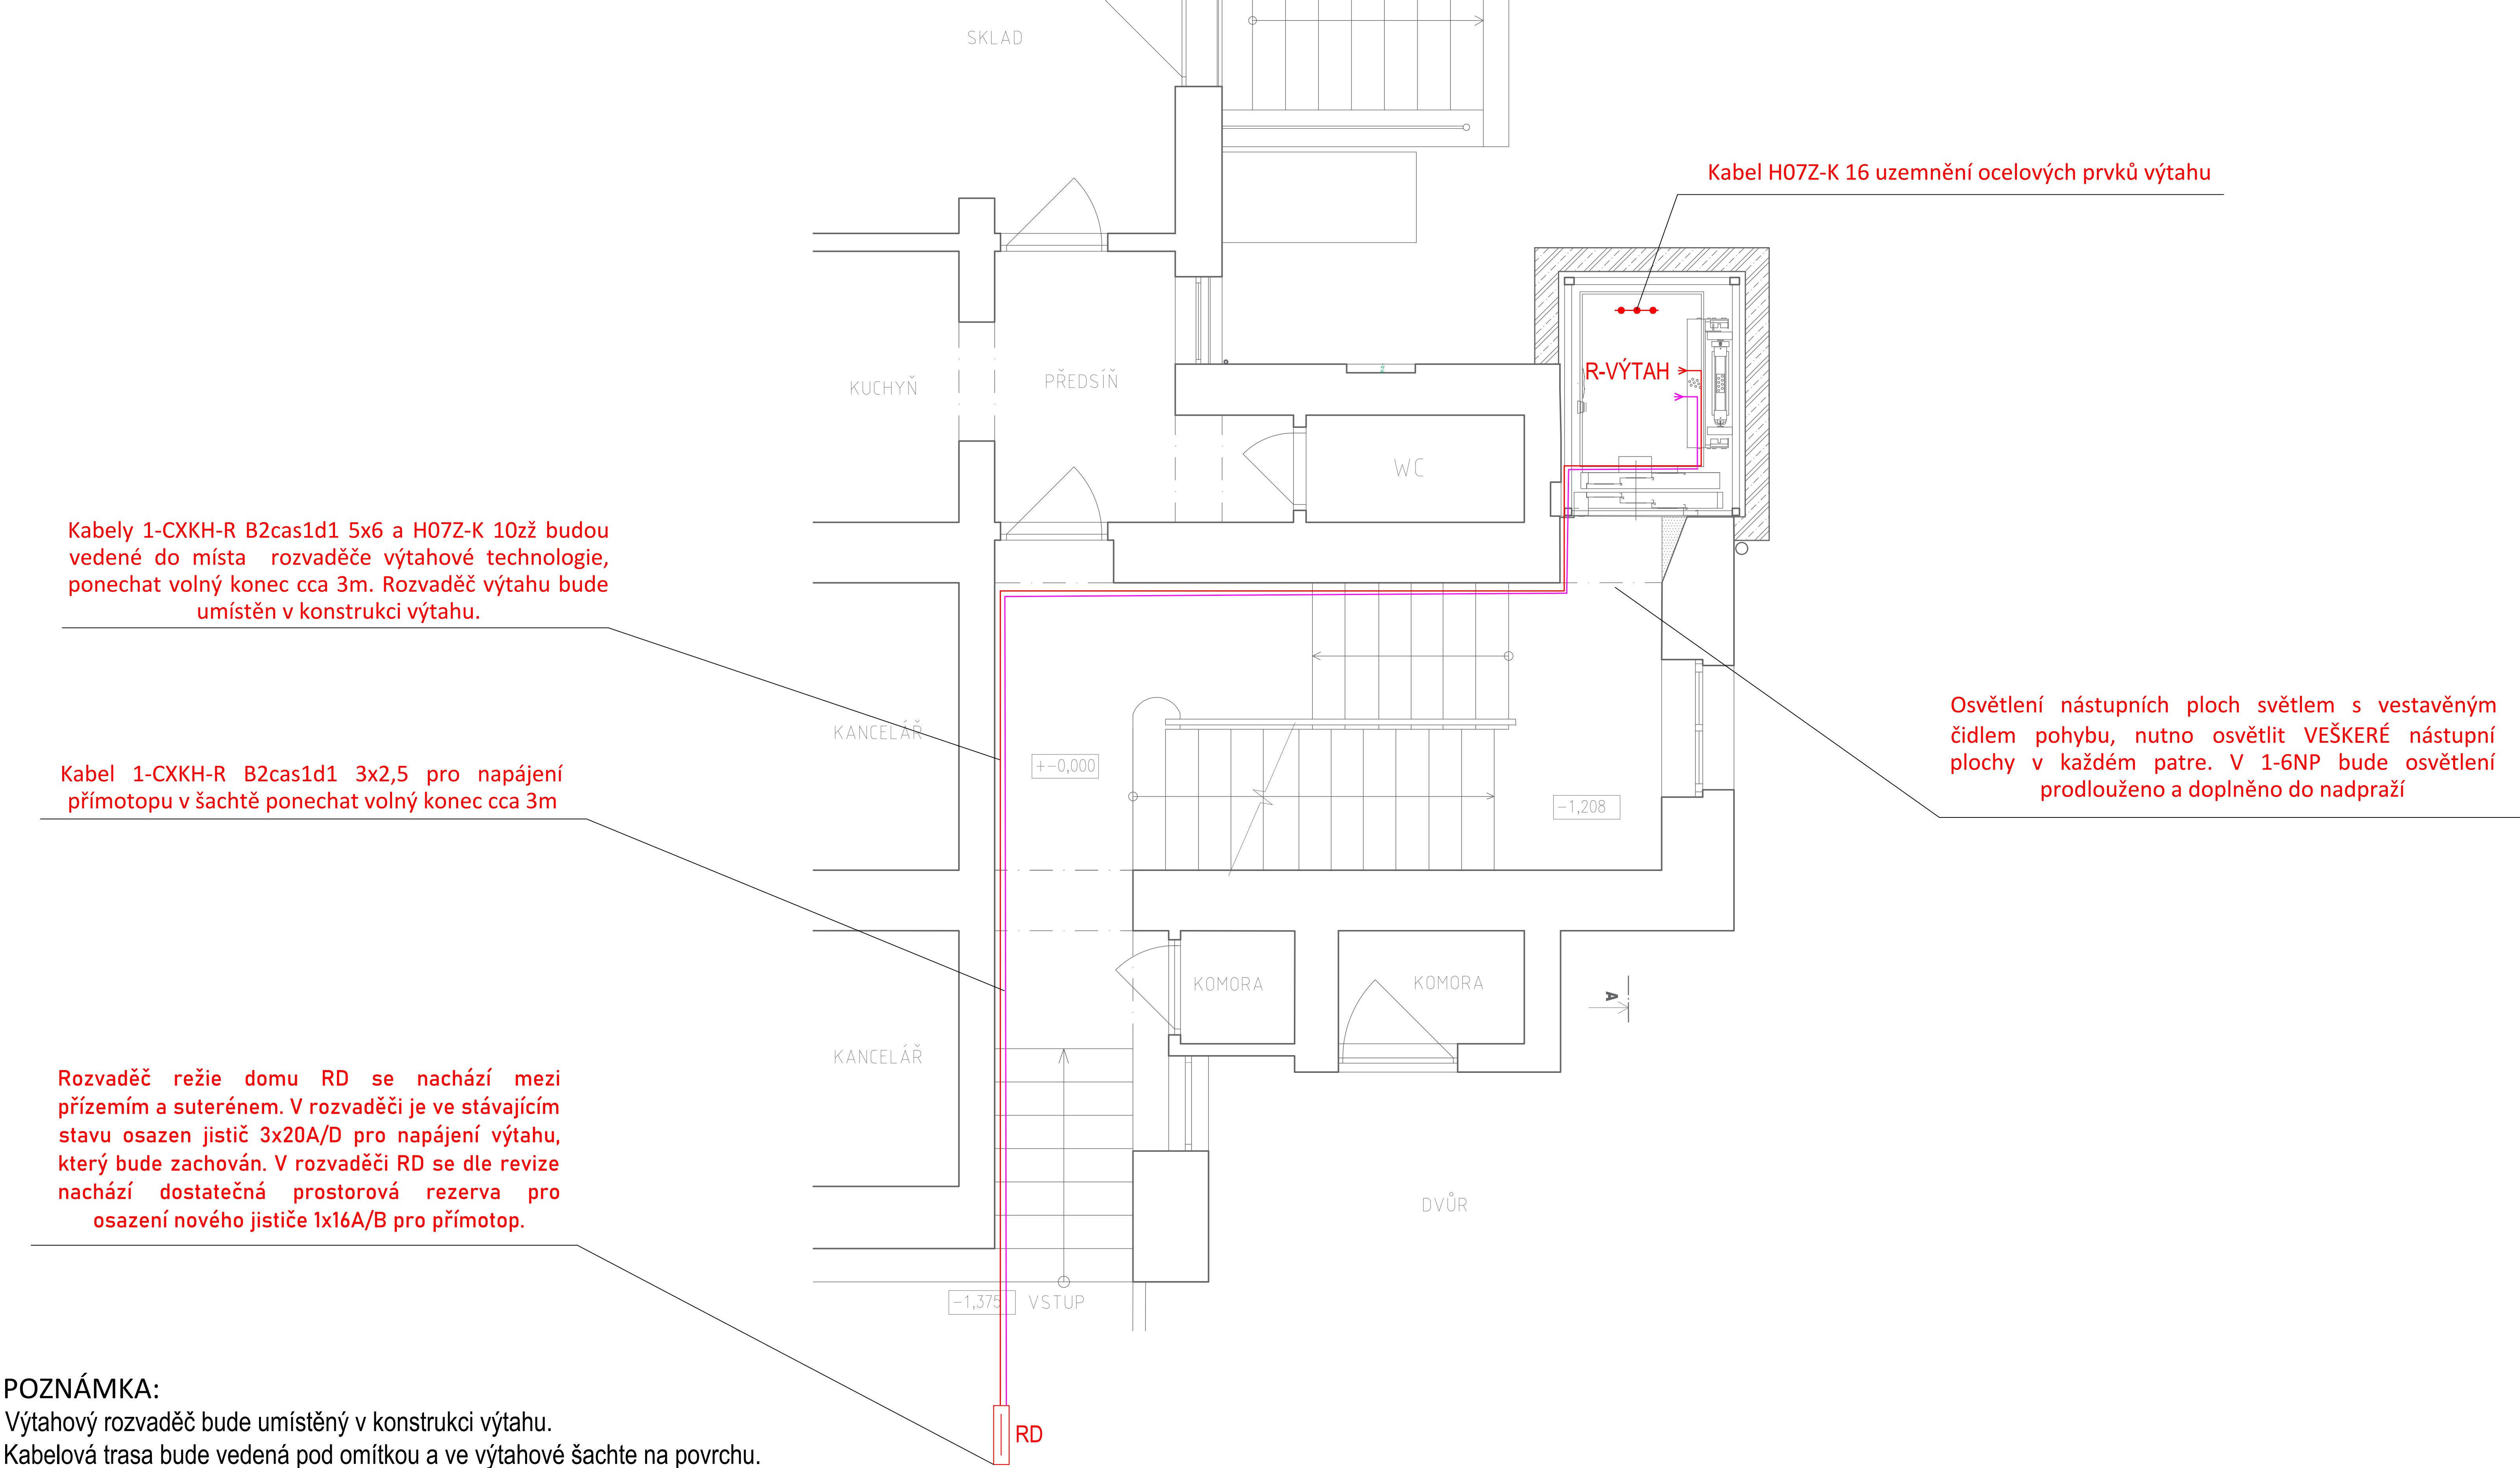

- LEGENDA:
- 1-CXKH-R 5x6, H07Z-K 10zž
 - 1-CXKH-R B2cas1d1 3x2,5
 - LED svítidlo, IP 44, pohybové čidlo - dosah čidla min. 5m; min. 3000 lm
 - RE Elektroměrový rozvaděč RE
 - R-režie Rozvaděč režie domu
 - Stoupací vedení z nižšího patra do vyššího
 - Uzemnění ocelových prvků výtahu H07Z-K 16

Kabely 1-CXKH-R B2cas1d1 5x6 a H07Z-K 10zž budou vedené do místa rozvaděče výtahové technologie, ponechat volný konec cca 3m. Rozvaděč výtahu bude umístěn v konstrukci výtahu.


Kabel 1-CXKH-R B2cas1d1 3x2,5 pro napájení přímotopu v šachtě ponechat volný konec cca 3m

Rozvaděč režie domu RD se nachází mezi přízemím a suterénem. V rozvaděči je ve stávajícím stavu osazen jistič 3x20A/D pro napájení výtahu, který bude zachován. V rozvaděči RD se dle revize nachází dostatečná prostorová rezerva pro osazení nového jističe 1x16A/B pro přímotop.

POZNÁMKA:
Výtahový rozvaděč bude umístěný v konstrukci výtahu.
Kabelová trasa bude vedená pod omítkou a ve výtahové šachtě na povrchu.
Před zahájením elektromontážních prací je nutné odměřit osvětlenost nástupních ploch v 1.NP - 6.NP.

Osvětlení nástupních ploch světlem s vestavěným čidlem pohybu, nutno osvětlit VEŠKERÉ nástupní plochy v každém patře. V 1-6NP bude osvětlení prodlouženo a doplněno do nadpraží

±0,000 = 246,740 m n. m. Bvp - ÚROVEŇ 1.NP

HLAVNÍ PROJEKTANT		ODPOVĚDNÝ PROJEKTANT		VYPRACOVAL		KONTROLOVAL	
Ing. Alexandr Seko		Ing. Tomáš Novotný		Bc. Matuš Krajčí		Ing. Radovan Pavličík	
NÁZEV AKCE: MODERNIZACE OSOBNÍHO VÝTAHU						<div></div> <div>V Hájí 1092/15, 170 00 Praha 7 - Holešovice</div> <div>IČ: 241 27 663 email: info@engineers-cz.cz tel.: 252 546 463</div>	
MÍSTO STAVBY: Koubkova 228/13, 120 00 Praha 2 - Vinohrady							
KATASTRÁLNÍ ÚZEMÍ: Vinohrady [727164]			PARCELNÍ ČÍSLO: 259				
STAVEBNÍK: INTERLACTO, spol. s r.o.							
SÍDLLO: Koubkova 228/13, 120 00 Praha 2 - Vinohrady							
OBSAH VÝKRESU: PŮDORYS 1.NP - NOVÝ STAV						ČÍSLO ZAKÁZKY: 071-2024	
						REVIZE:	
						ČÍSLO VÝKRESU: 01	
						PARÉ:	
FORMÁT: 3x A4		MĚŘÍTKO: 1:50		DATUM: 10/2025		STUPEŇ PD: DPS	
				ČÁST PD: D.1.4.			